



位置図

S=1:5000

下
台
橋

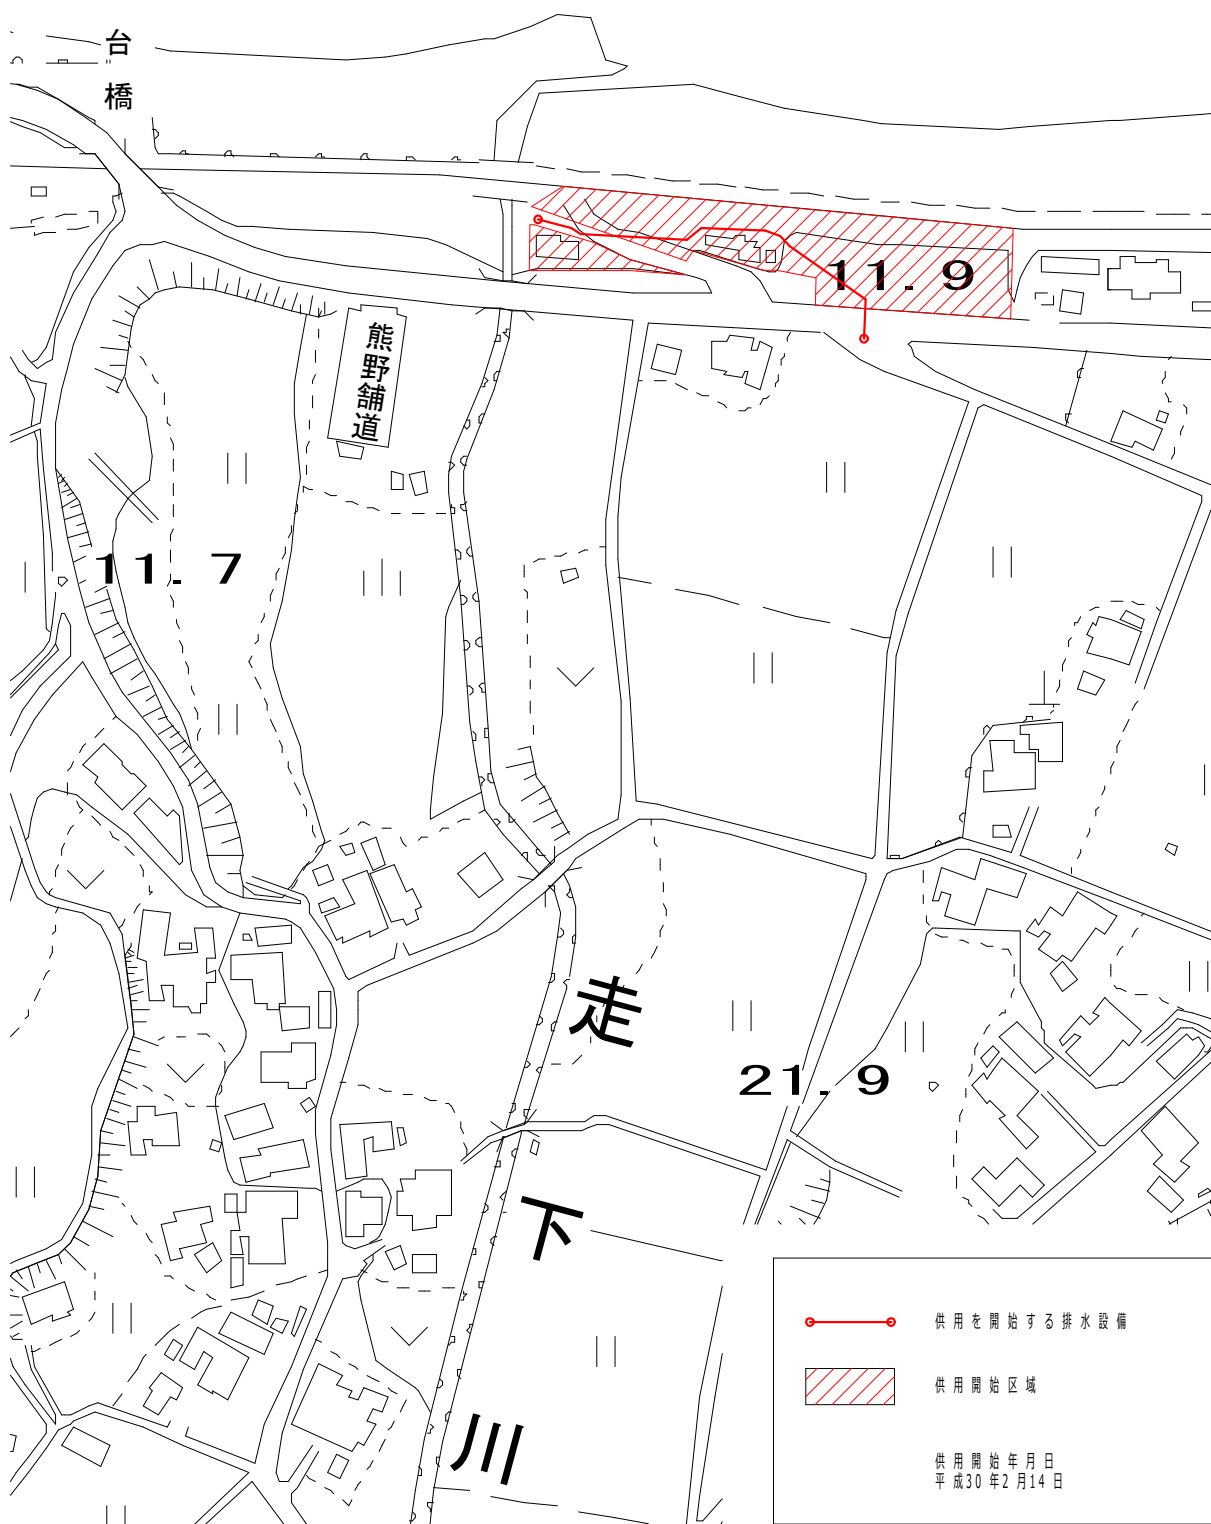

 供用を開始する排水設備



供用開始区域

供用開始年月日
平成30年2月14日

759-4192 山口県長門市東深川1339番2

長門市役所 建設部 下水道課 建設係

工事名 下川西第1地区污水幹線埋設工事(国道191号)

図面名称 位置図

縮尺 内記