


供用開始箇所

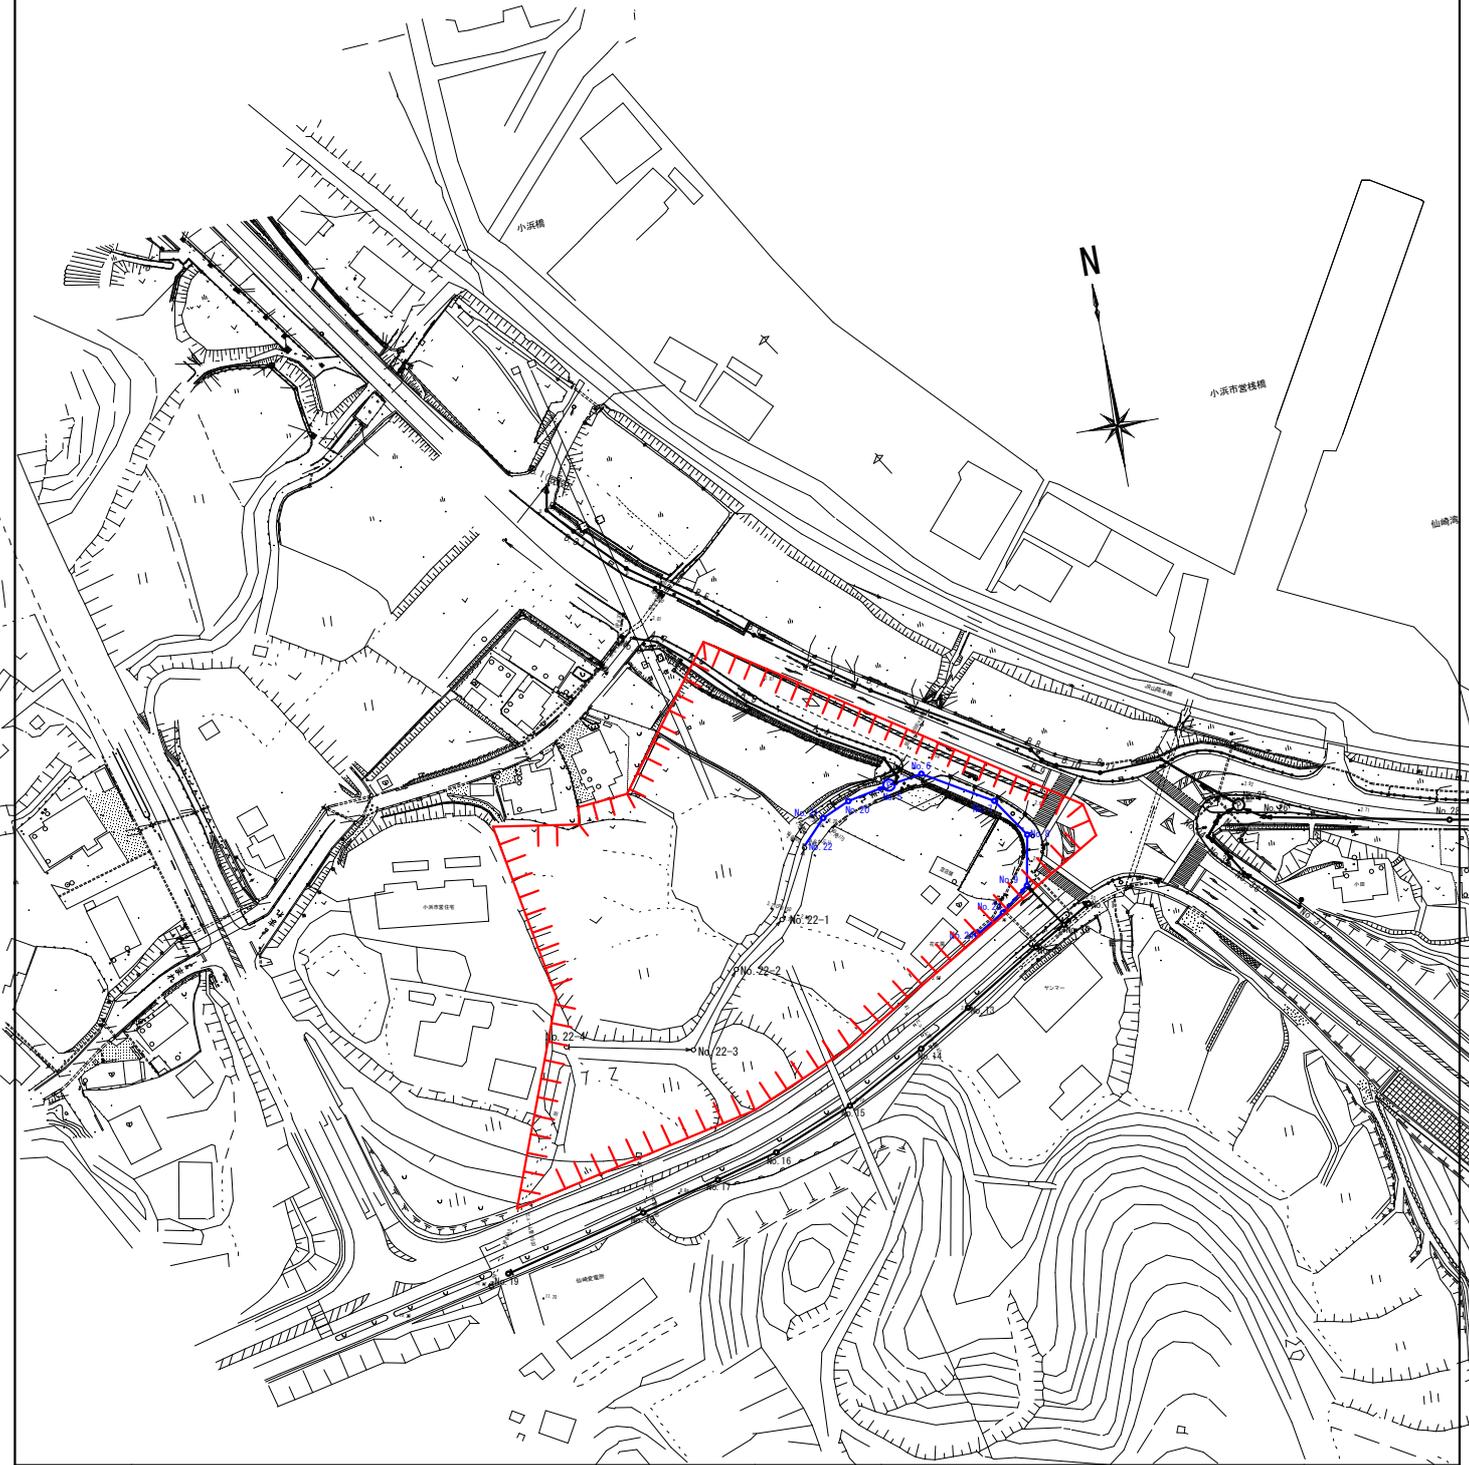

759-4192 山口県長門市東深川1339番2 長門市役所 建設部 下水道課 建設係	工事名	白湯地区汚水準幹線埋設工事	施工年度
	図面名称	位置図	平成24~26年度
	縮尺	内記	