


供用開始区域図

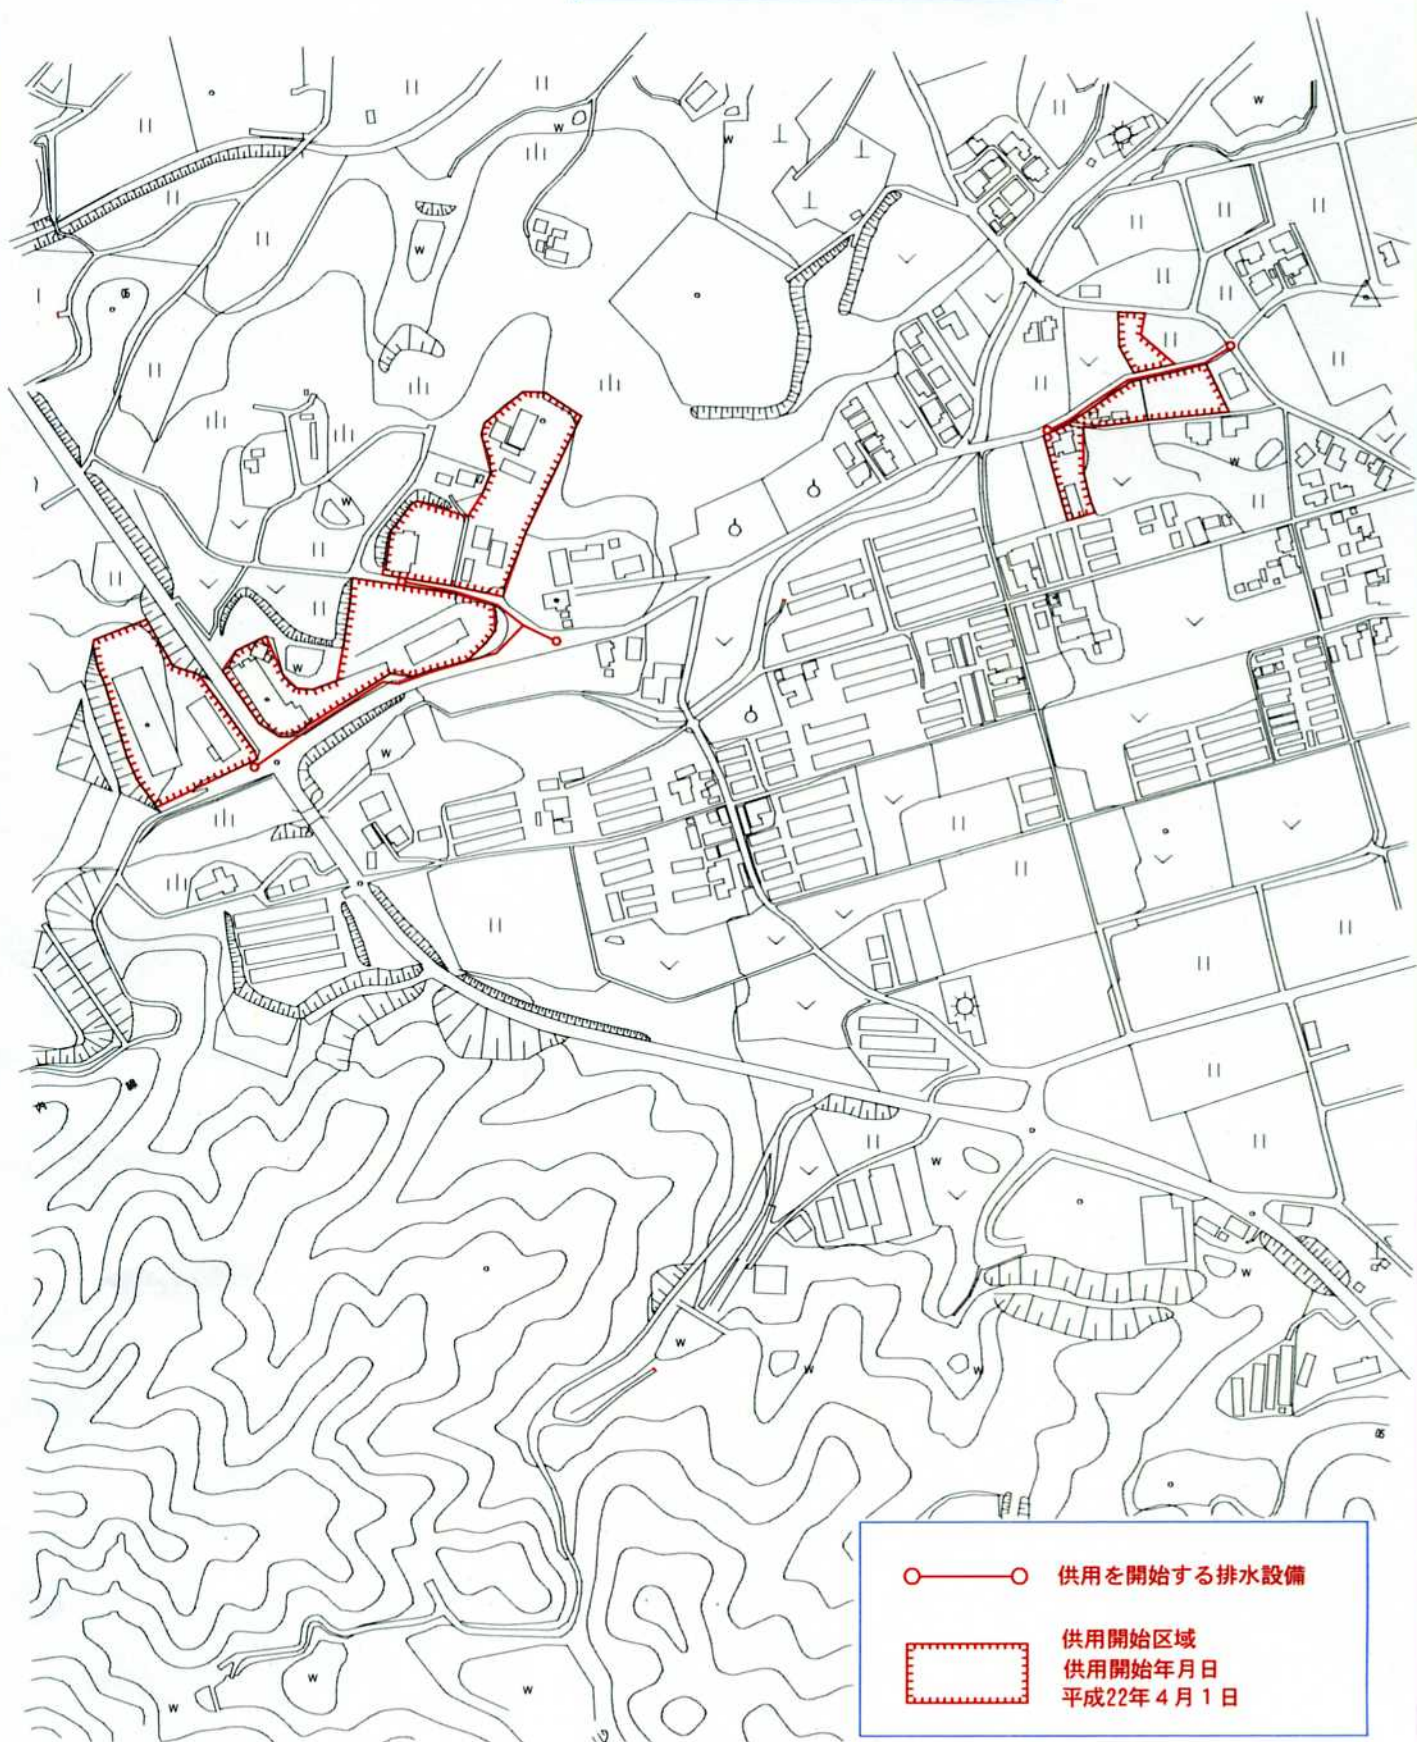

長門市 建設部 下水道課

工事名	下川西第1地区 汚水準幹線埋設工事 (上郷大神宮線)
図面名称	位置図
縮尺	1:5,000